




Leitungsgraben RQ ungebunden:

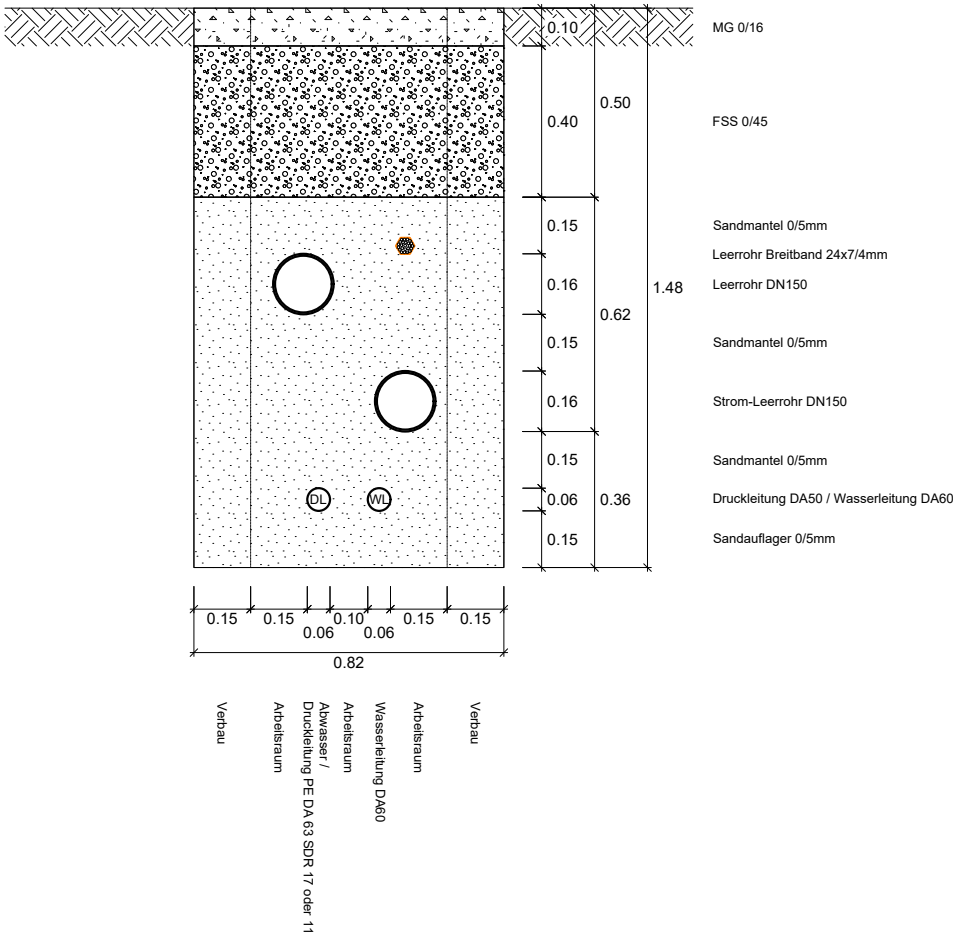

Leitungsgraben RQ gebunden:

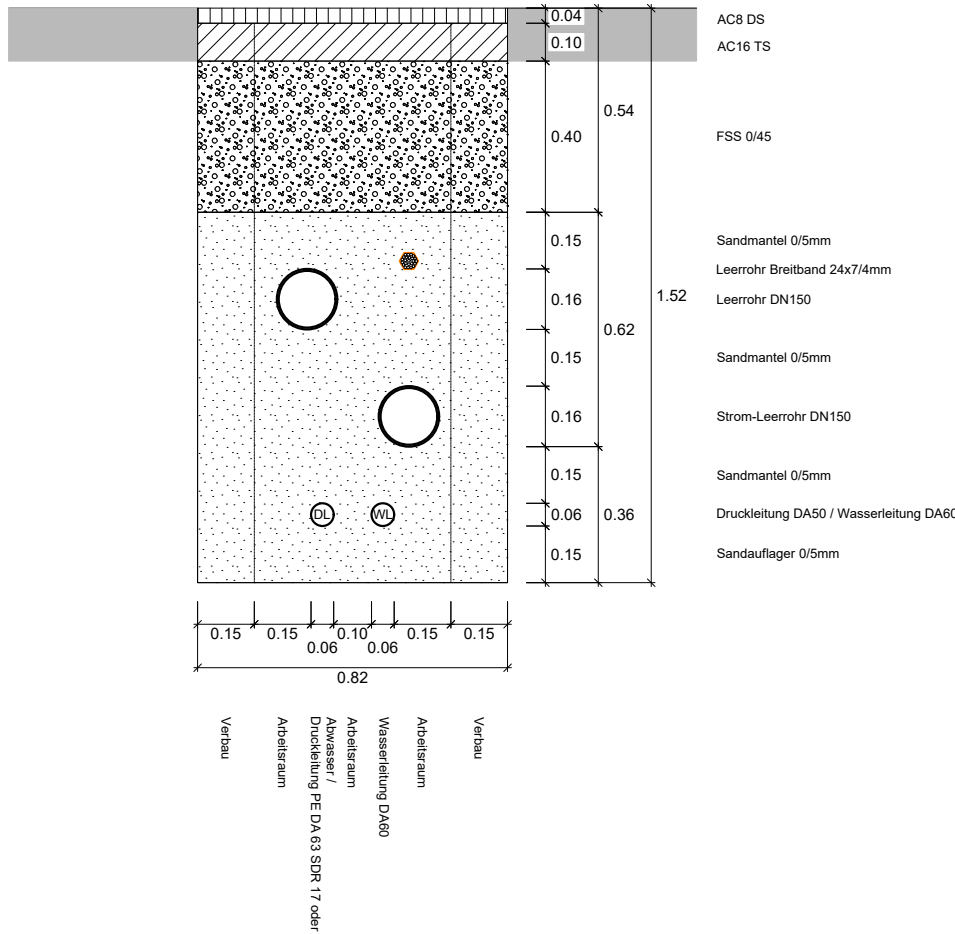

Zeichnungsname: M.02_Auftrags_Tiefbau\006-Höchenschwand\006-240625-Loipenhaus SW-Pumpwerk\A.1h_1304_Projekt\G_Plane\01 DWG Plane\240723-Loipenhaus SW-Pumpwerk.dwg

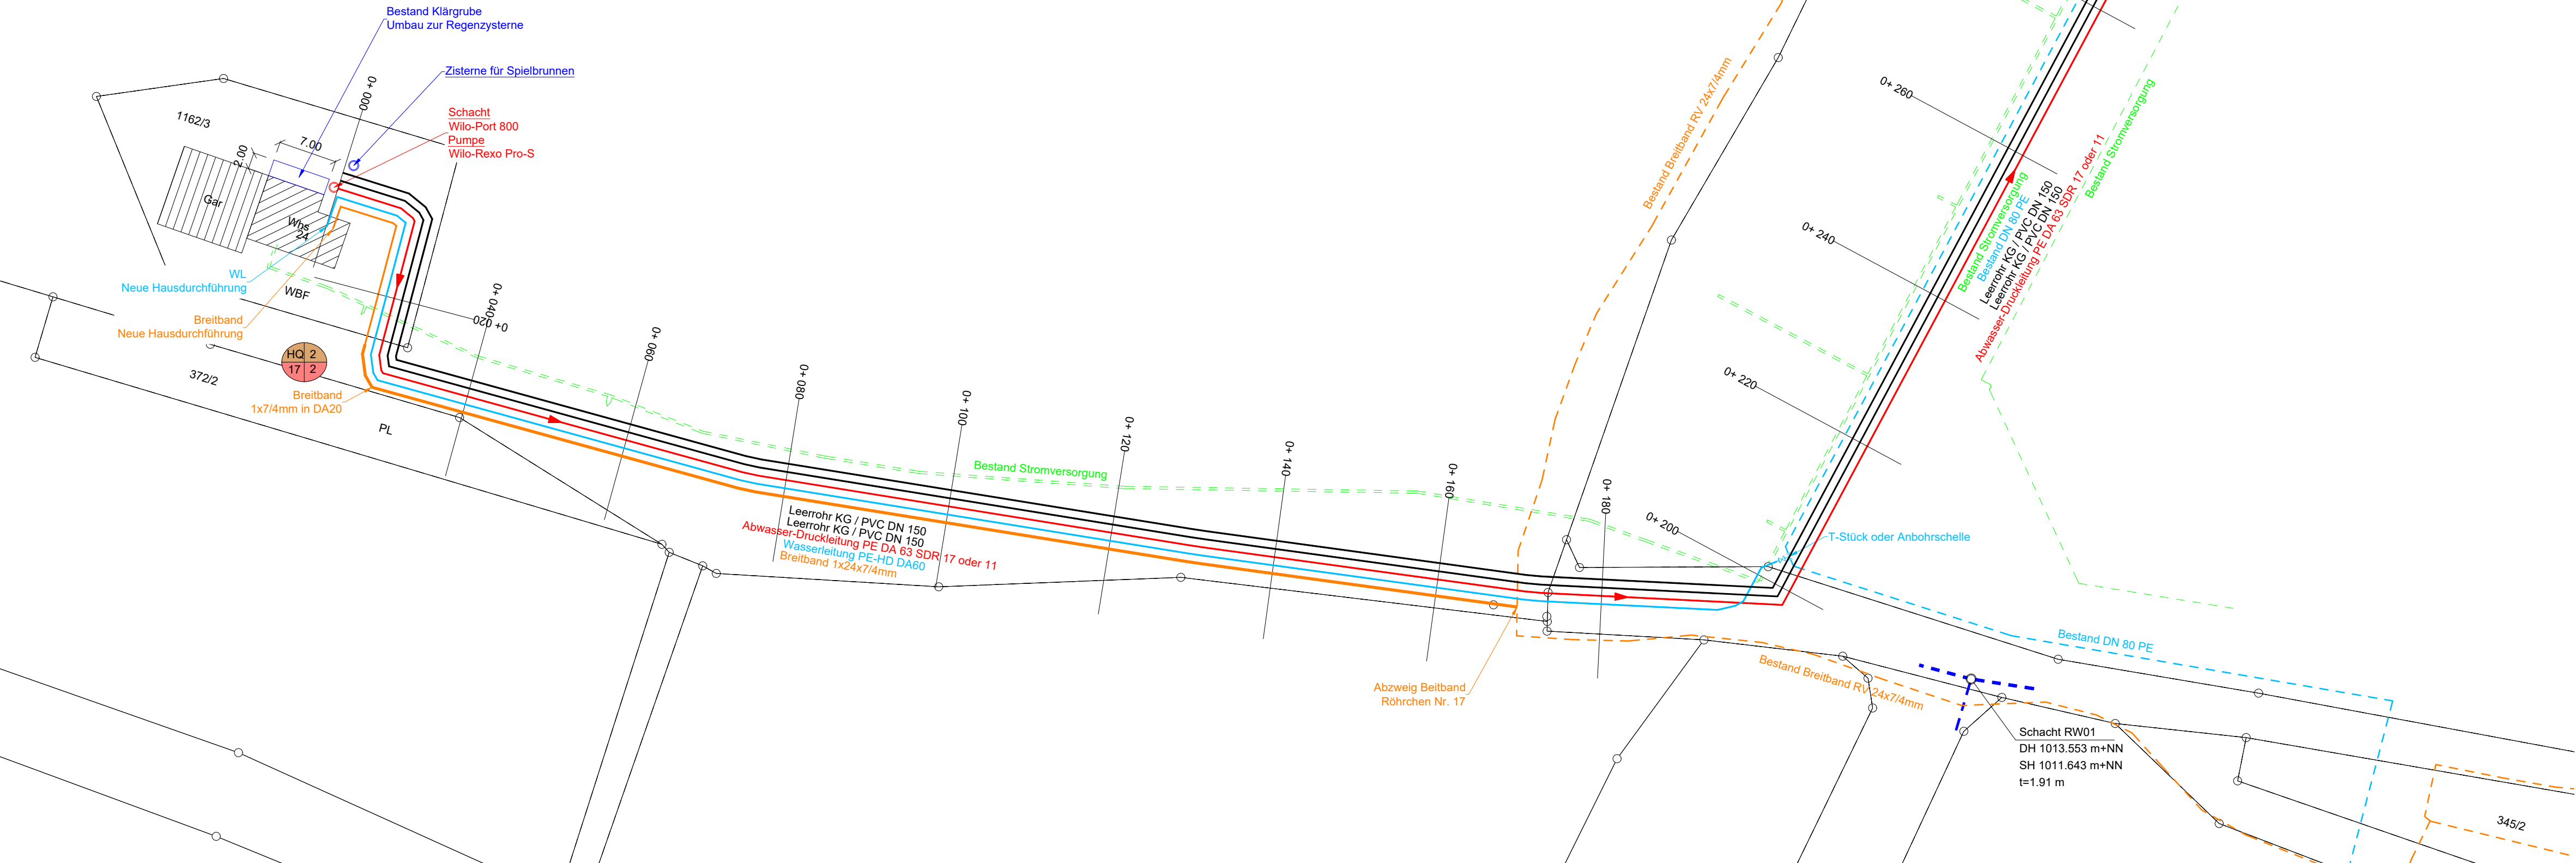

Legende:	
Bestandsleitung:	Planung:
--- Stromversorgung	--- Leerrohre
--- Kanal	--- Abwasser Druckleitung
--- Wasserleitung	--- Wasserleitung
--- Breitband	--- Breitband

INDEX	ÄNDERUNG / ERGÄNZUNG	DATUM	NAME
-2	Dimensionierung Druckleitung	12.09.2025	ev
-1	Detailanpassungen; Breitband; Spielbrunnensysteme	08.09.2025	ev

Gutmann GmbH Sachverständigenbüro (SvB) Gesellschaft für Planung und Bauüberwachung		Heppenschwand 16, 79862 Höchenschwand Tel. 07755/91091 Fax. 07755/91093 e-mail: gutmann@gutmann-gmbh.de	
BAUHERR Gemeinde Höchenschwand Waldshuter Straße 2 79862 Höchenschwand		PLAN NR. 01.1	
BAUVORHABEN Loipenhaus SW-Pumpwerk		PROJEKT NR. 006-240625	
PLANINHALT Ausführungsplanung Lageplan		MAßSTAB 1:500	
DER PLANER		GEZEICHNET / DATUM ev / 08.08.2024	
DER BAUHERR		FORMAT A0	